
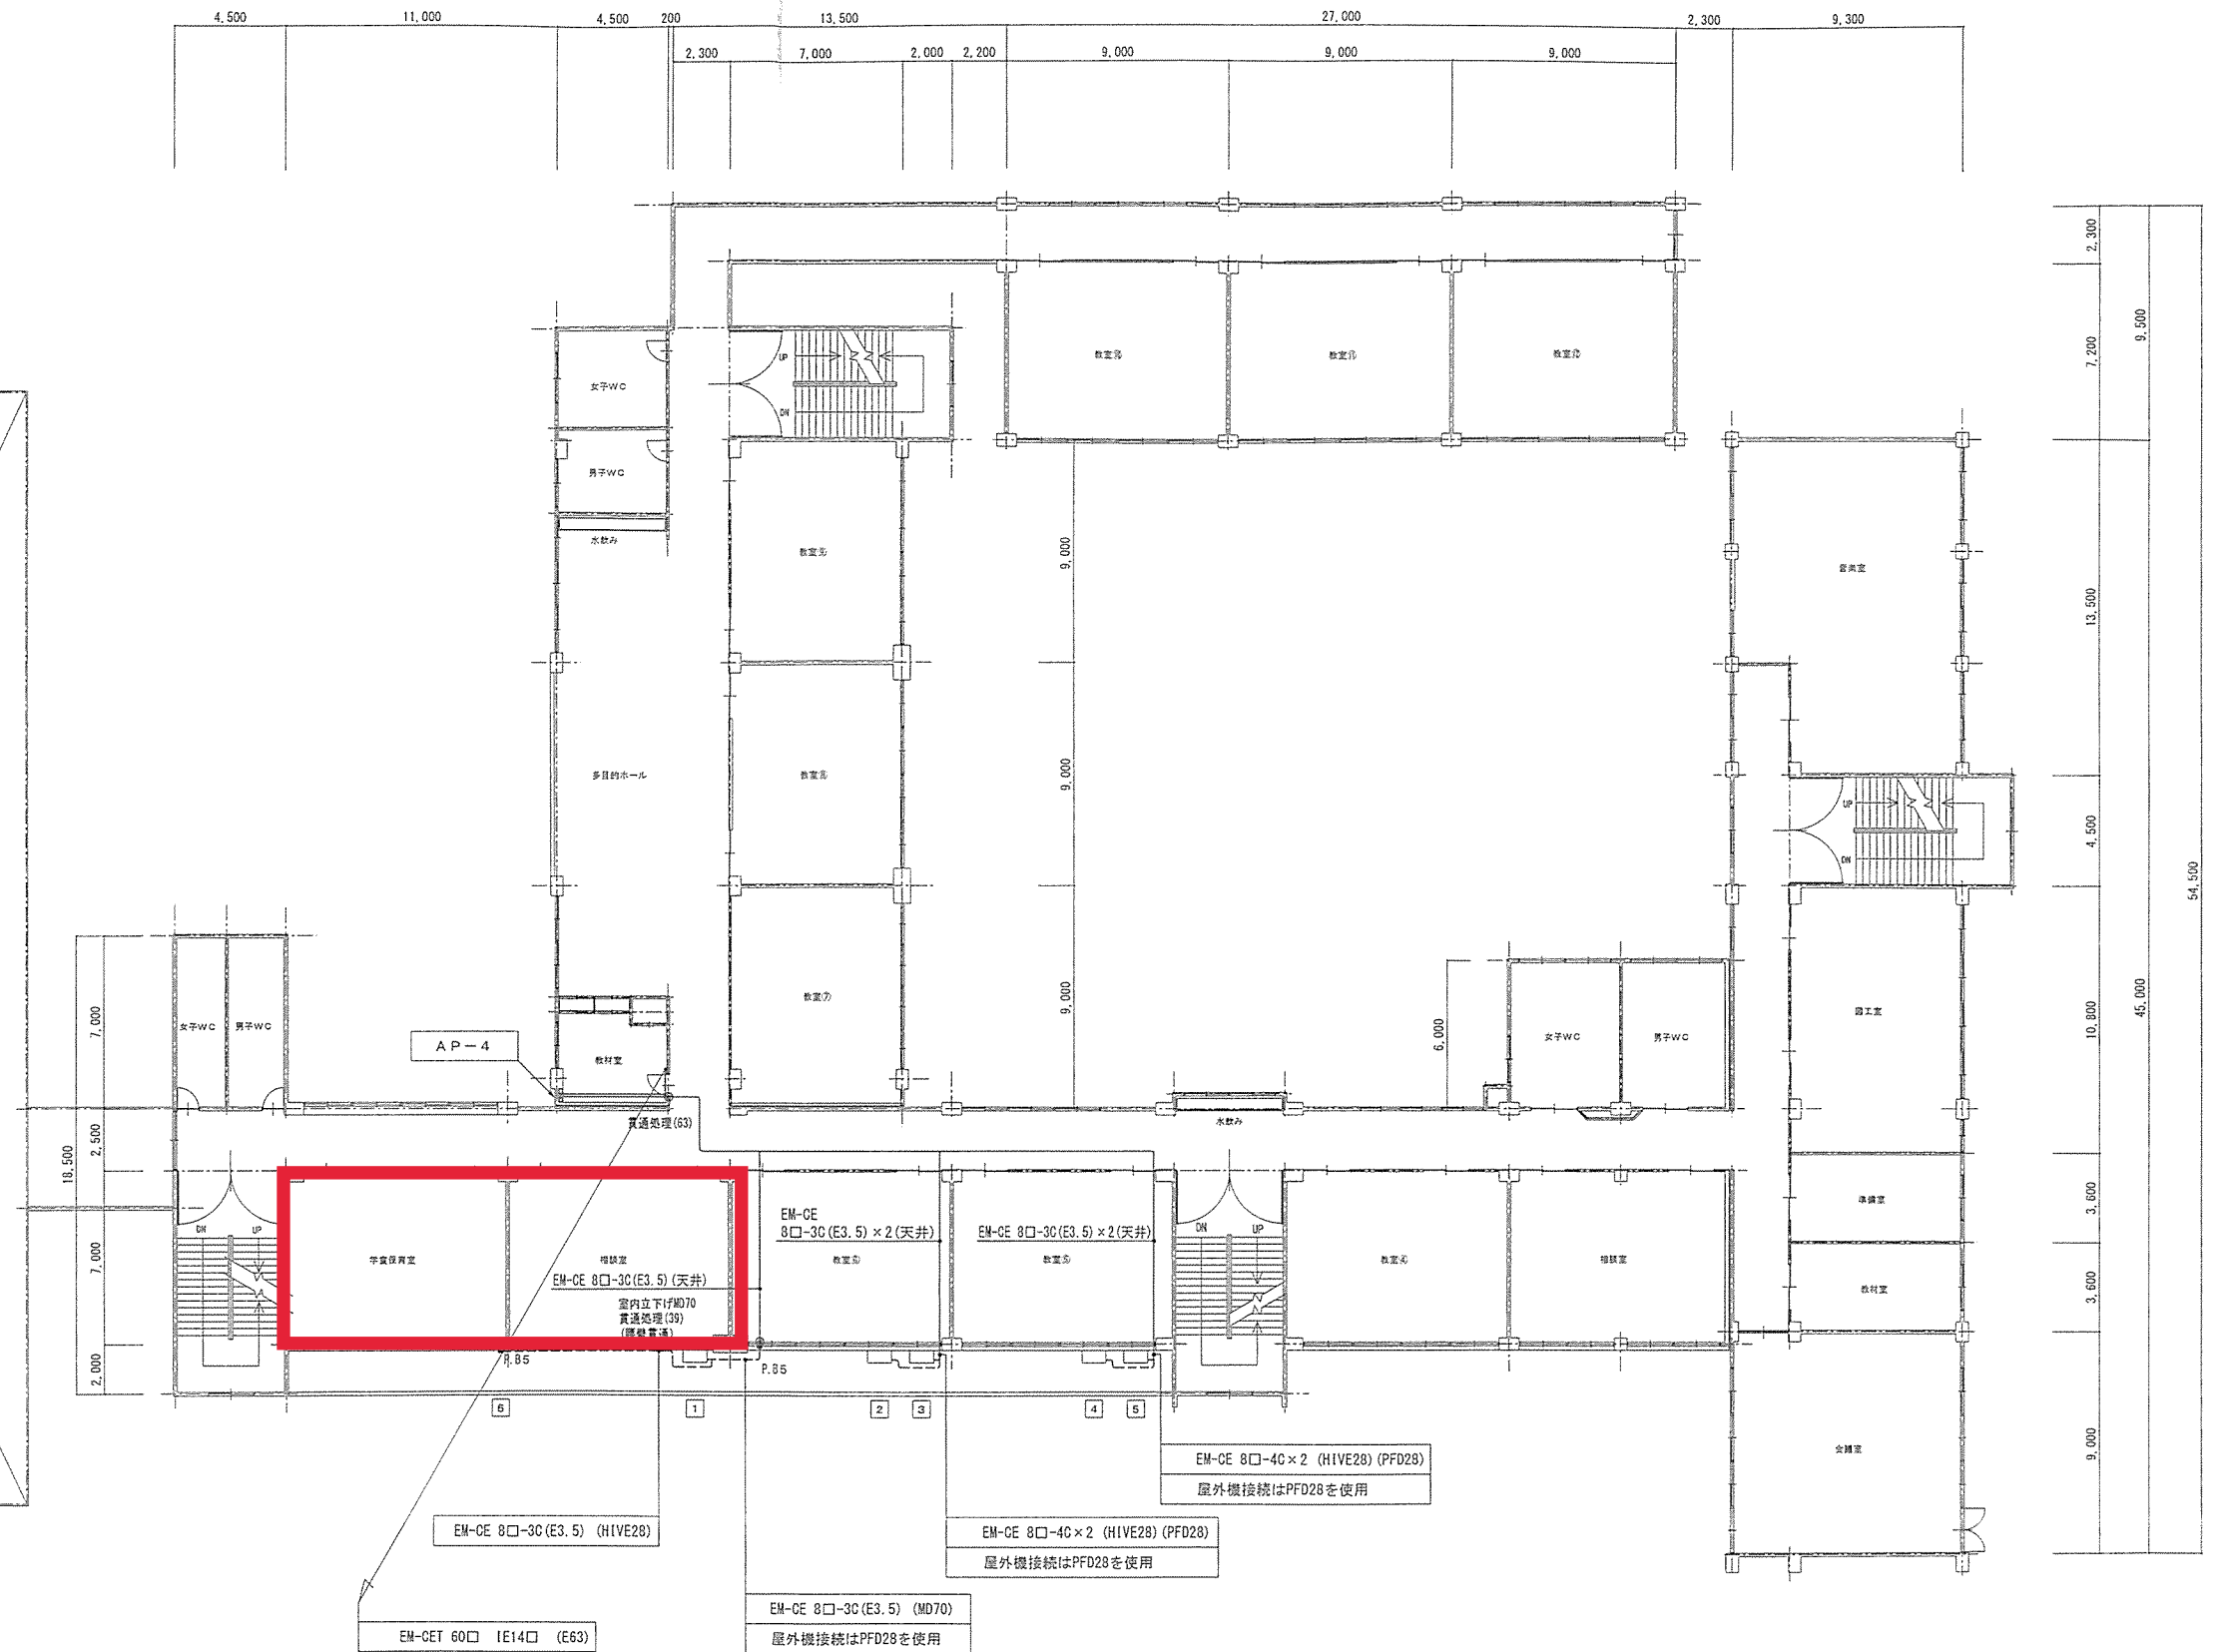


てんのうABC児童クラブ

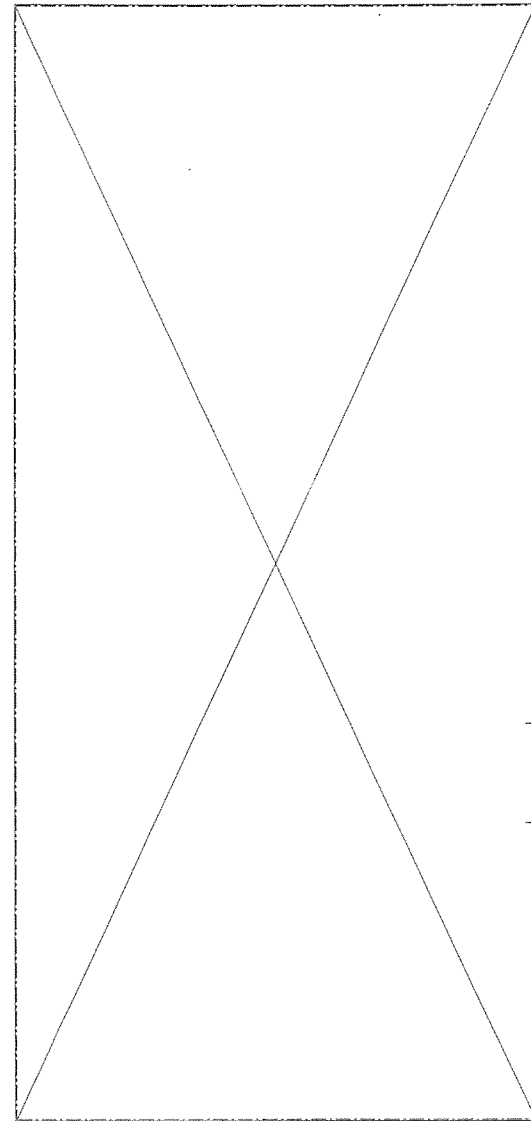

動力盤制御内容表											
盤名称 形式	幹線 種別 サイズ	単線接続図	主幹開閉器				負 荷				備 考
			EM	P	AF	AT	機器記号	名 称	容量 (kw)	分岐開閉器	
AP-4	受変電設備ヨリ EM-CET 60口 19.75kW		M	3	225	150	1	PAC-2 3F教室①	3.95	E 3 50 30	直入 EM-CE 8口-3C(E3.5) (E31)
							2	PAC-2 3F教室②	3.95	E 3 50 30	直入 EM-CE 8口-3C(E3.5) (E31)
							3	PAC-2 2F教室①	3.95	E 3 50 30	直入 EM-CE 8口-3C(E3.5) (E31)
							4	PAC-2 3F教室③	3.95	E 3 50 30	直入 EM-CE 8口-3C(E3.5) (E31)
							5	PAC-2 2F教室②	3.95	E 3 50 30	直入 EM-CE 8口-3C(E3.5) (E31)
							6	予備(配線済み)	—	E 3 50 30	直入 EM-CE 8口-3C(E3.5) (E31)

2階平面図 S=1/150

記号	サイズ
PB1	P.8200口
PB2	P.8250口
PB3	P.8300口
PB4	P.8400口×400 SUS, WP
PB5	P.8200口×100 VE, WP
PB6	P.8200口×200 VE, WP
PB7	P.8300口 VE, WP


記号	説明
—	いんべい配管配線
---	土間埋込配管配線
- - -	露出配管配線
○	変圧器処理
□	エアコン屋外機
⊗	新設/既設 動力盤

※天井内通線部はケーブル配線工法


訂正	年月日	

縮尺	図面	天E-03
A1:1/150 A3:1/300	番号	
年月日	2019.9.20	


てんのうABC児童クラブ

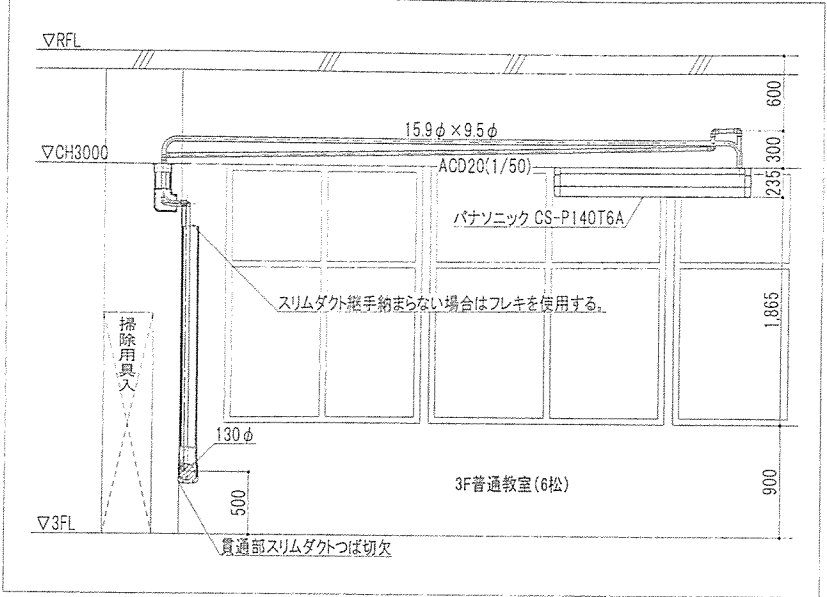

A-A'断面图 1/30

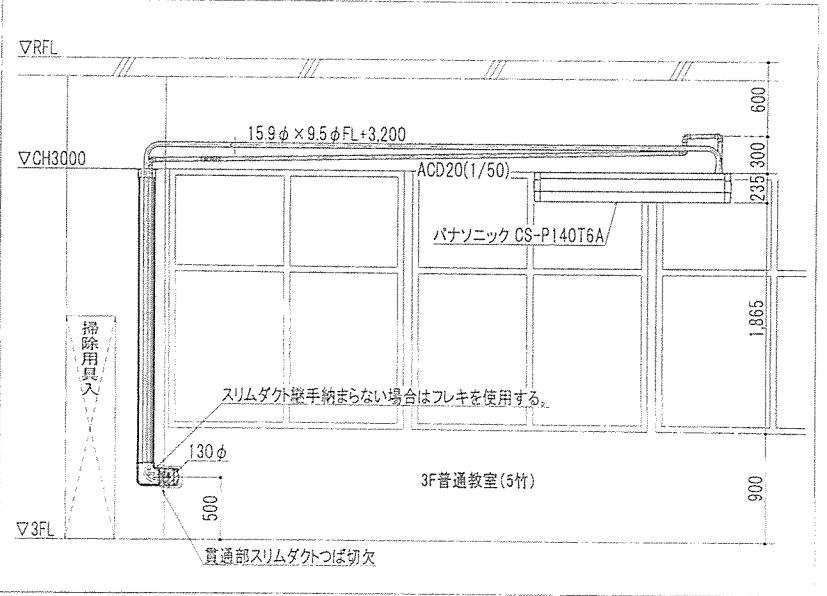

B-B'断面图 1/30

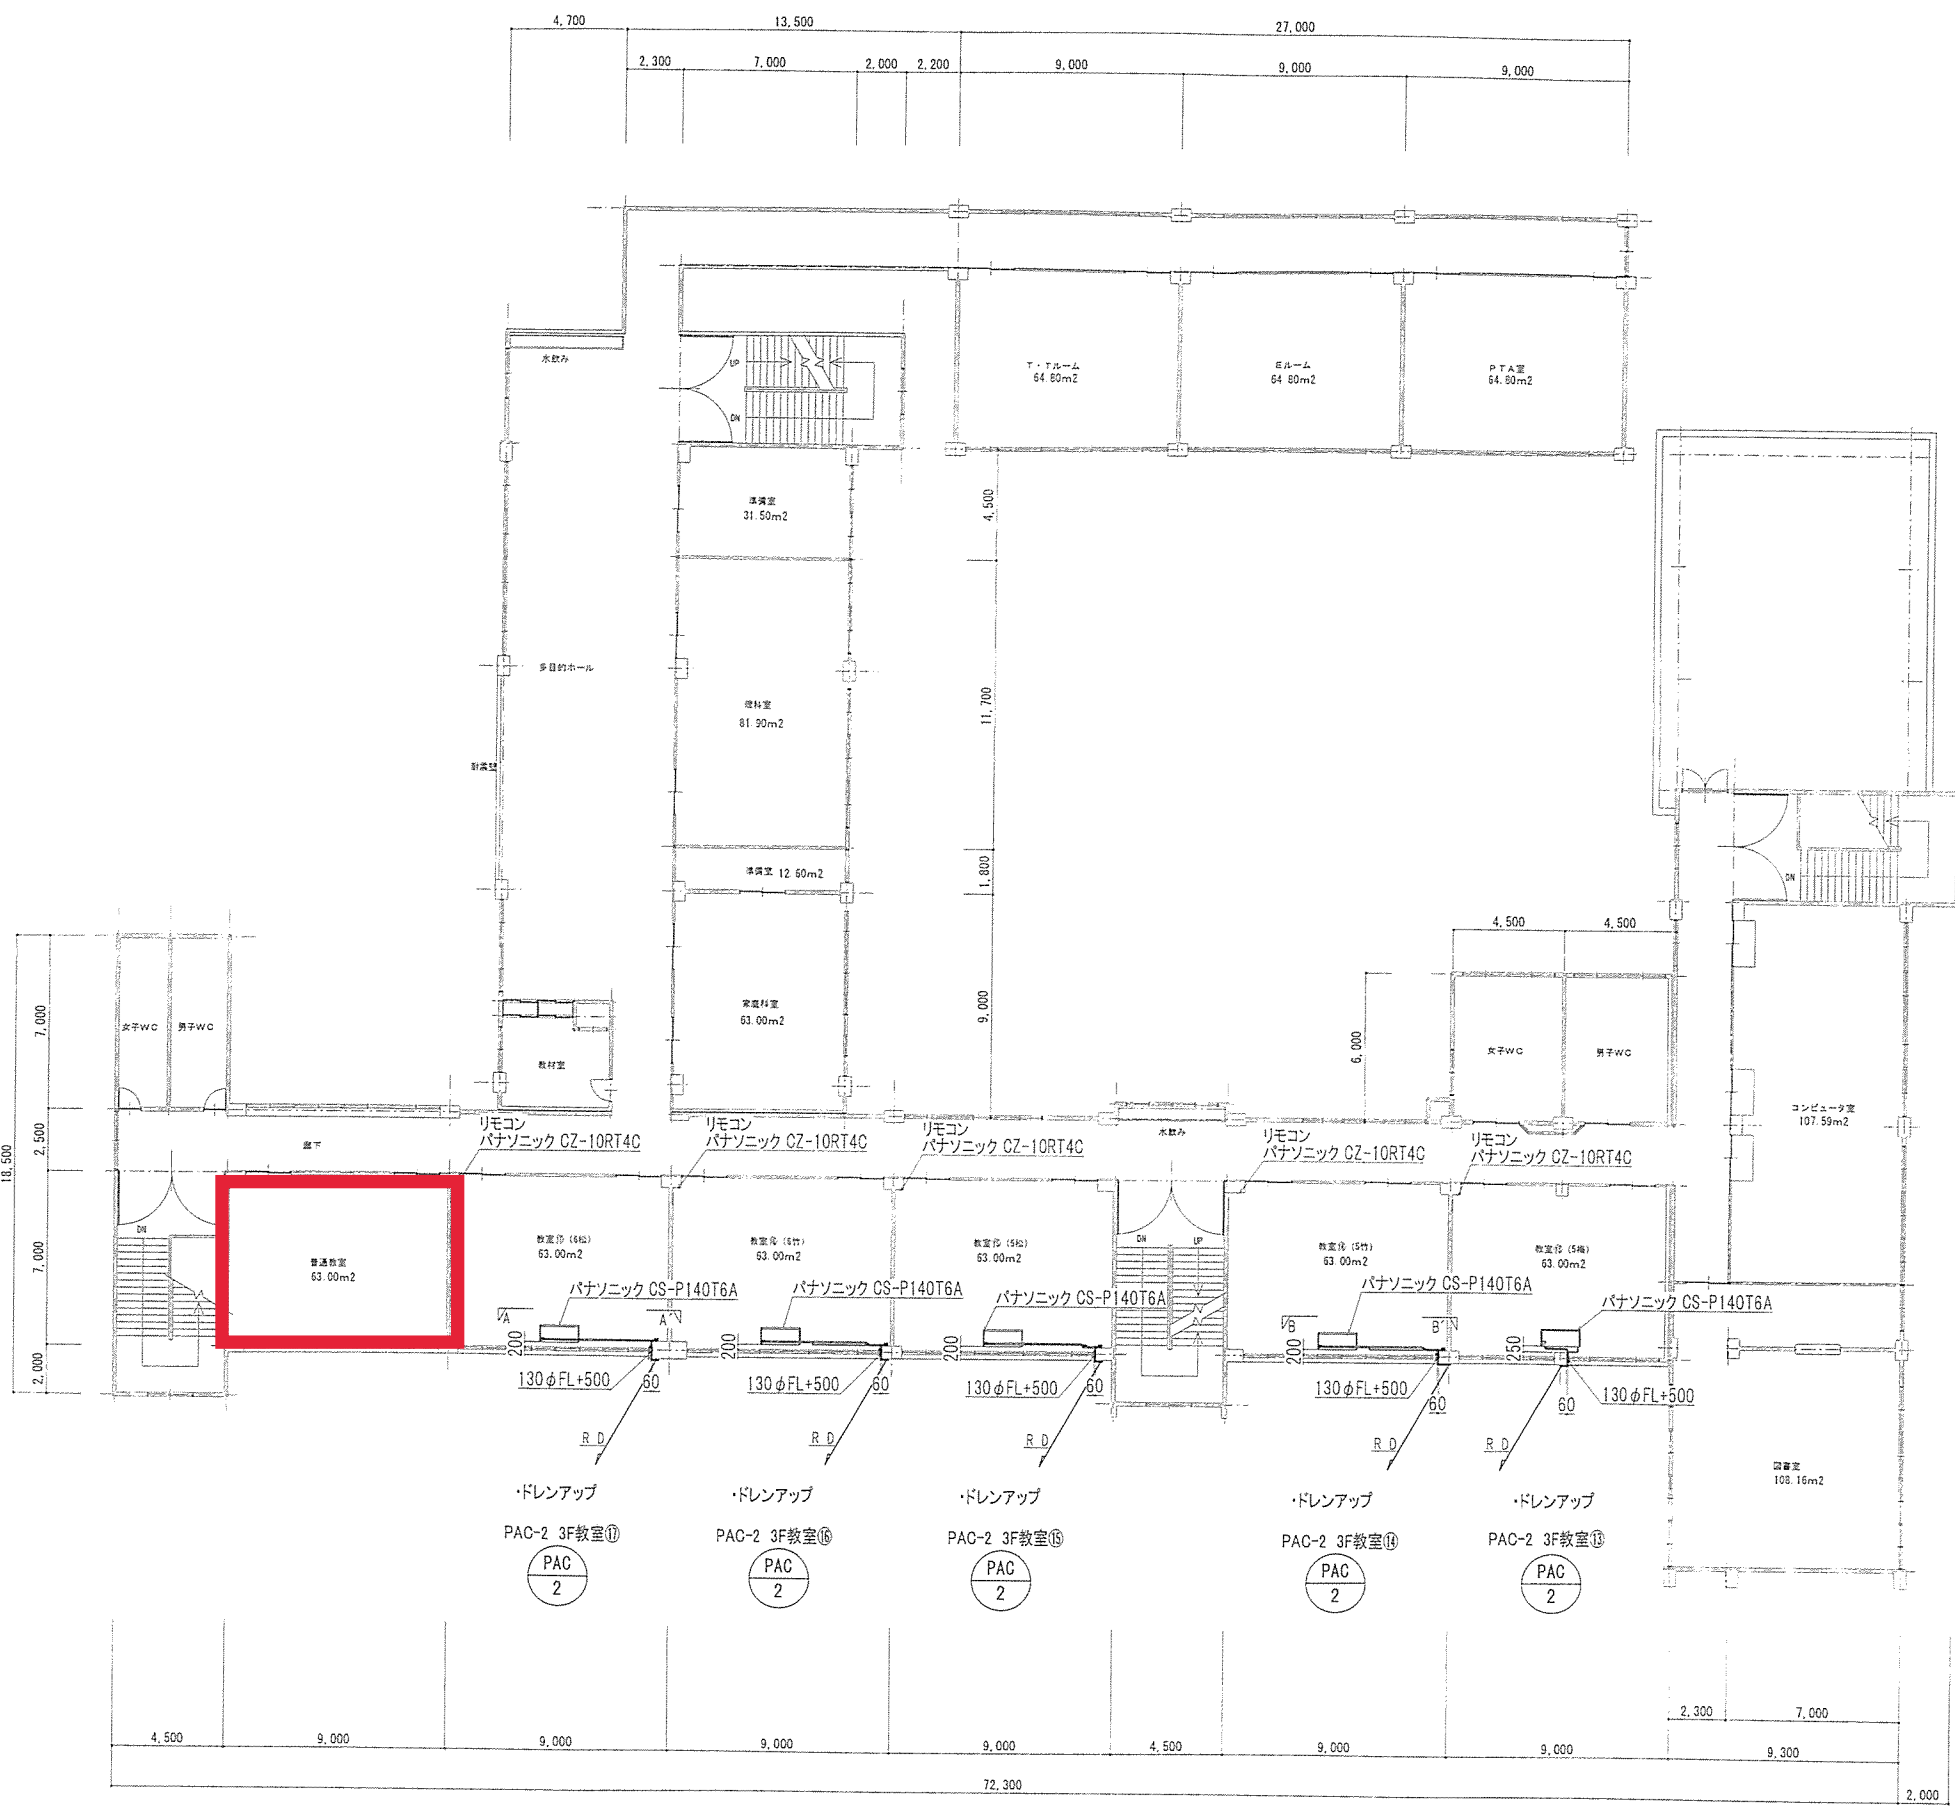

年 月 日	
DT	
RE	

图 尺	国面	天 M-03
A1:1/150 A3:1/300	番号	
	年月日	2019.9.20